


1.1	kuchnia schłodowa	pyłki ceramiczne	5,72
1.2	korytarz	pyłki ceramiczne	17,79
1.3	kiełbownik	wykładzina dywanowa	13,84
1.4	pomieszczenie techniczne	wykładzina dywanowa	8,99
1.5	biuro – 7 osób	wykładzina dywanowa	70,68
1.6	serwer	pyłki ceramiczne	10,31
1.7	wc personelu	pyłki ceramiczne	5,84
1.8	okłówno	pyłki ceramiczne	45,00
Suma Powerzchni			178,17

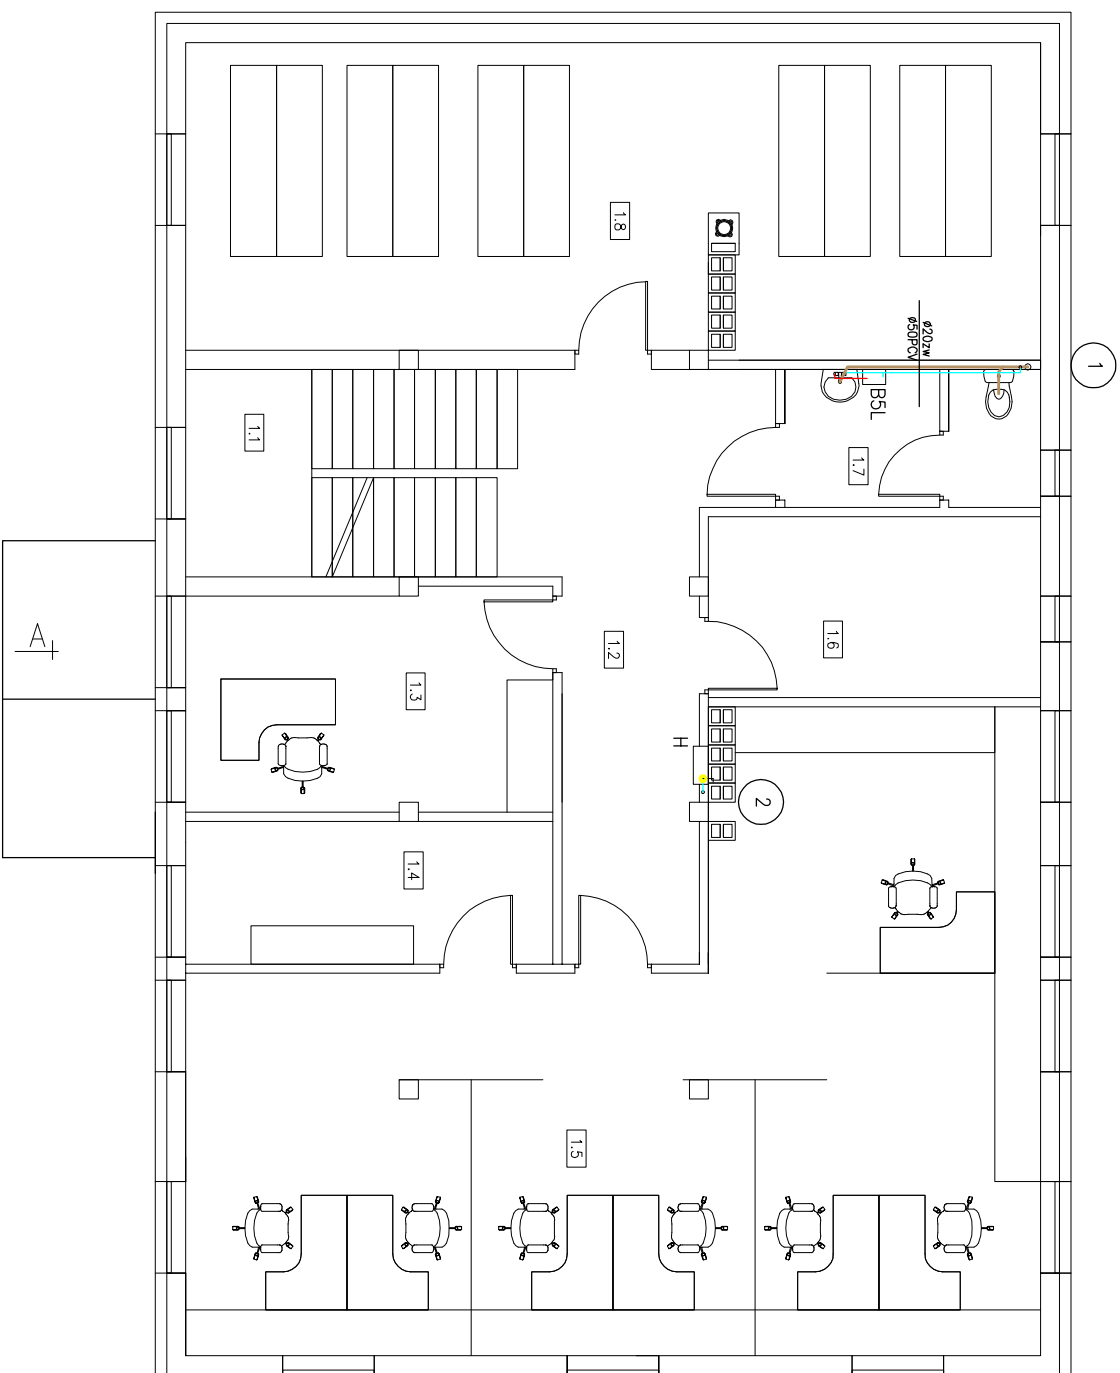

- 1
- pion
 - woda ciepła
 - woda zimna
 - kanalizacja
- H hydrant DN25 z węzłem ciśnieniowym 30m
 BSL pojemnościowy podgrzewacz wody – 5 l
 B10L pojemnościowy podgrzewacz wody – 10 l

nr RUDNER-Henryk Rudner 47-100 Strzeżce Opolskie ul. Blokowa 2			
obiekt	Budowa budynku biurowego KRUS	nr rysunku	
	Placówka Terenowa Strzeżce Opolskie	Z/S	
tytuł	Rzut I piętra	skala 1:100	
	Instalacja wod-kan	datk. 12.09	
inwestor	KRUS Opole ul. Ozimska 51a		
lokalizacja	Strzeżce Opolskie ul. Marka Prawego 1652/3		
opracował	mgr inż. Henryk Rudner		
nr jpr. prok.	7/93/Op 213/94/Op		